


LEGENDA:

- Przepustnica okrągła
- Przepustnica wielokątna
- Regulator stałego przepływu
- Kłapa wentylacji pożarowej okrągła
- Kłapa wentylacji pożarowej prostokątna
- Tunel

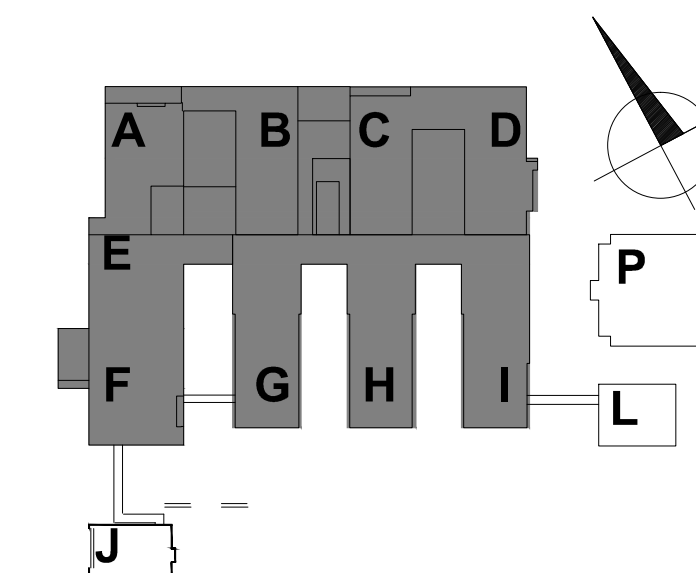

Konsortium WARBUD SA PORR
POLSKA SA VAMED
ul. Żurawska 32
05-072 Warszawa

INDUSTRIA PROJECT
ul. Asymetria 9
05-285 Gostynin

Partner konsorcjum Partner konsorcjum Partner konsorcjum
Warbud **DORA** **VAMED** **INDUSTRIA**

Zamawiający/Inwestor
Client Uniwersytet Jagielloński
Collegium Medicum
ul. Św. Anny 12, 31-008 Kraków

Nazwa inwestycji
Name of the investment
NOWA SIEDZIBA SZPITALA UNIWERSYTECKIEGO W CM KRAKÓW-PROKOCIM

WOJEWÓDZTWO MAŁOPOLSKIE, POWIAT KRAKOWSKI, GMINA KRAKÓW, MIASTO KRAKÓW
ul. nr 186, obr. 95 - Podgórze, nr 32, 331, 332, 37, 38/32, 401, 402, 408, 41, 421, 441, 451,
461, 507, 528, 1621 obr. 58 - Podgórze przy ul. Jakubowskiego/Kosiarzowskiego w Krakowie

Projektował
Designed by mgr inż. Anna Góźdzewska MA20406/POCS12

Kontrolował projekt
Controlled project mgr inż. arch. Jan Blawicki 3350/G488
w zakresie architektury
bez ograniczeń

Opracował
Drawn by mgr inż. Michał Stankiewicz
mgr inż. Dagnara Zacharek

Sprawdził
Checked by mgr inż. Magdalena Witona MA20406/POCS12

Nr projektu
Project No. PB22-ALL-MMV-P-B01-002 Nr wydania
Edition No. PB22 2/1
Wzrost
Design discipline SANITARNIA
Data
Date 14/11/2017
Skala
Scale 1:200
Tytuł rysunku
Drawing title RZUT POZIOMY - 1
Rysownik
Drawn by 00