


SCHEMAT LOKALIZACJI  
POMIESZCZEN W  
BUDYNKU

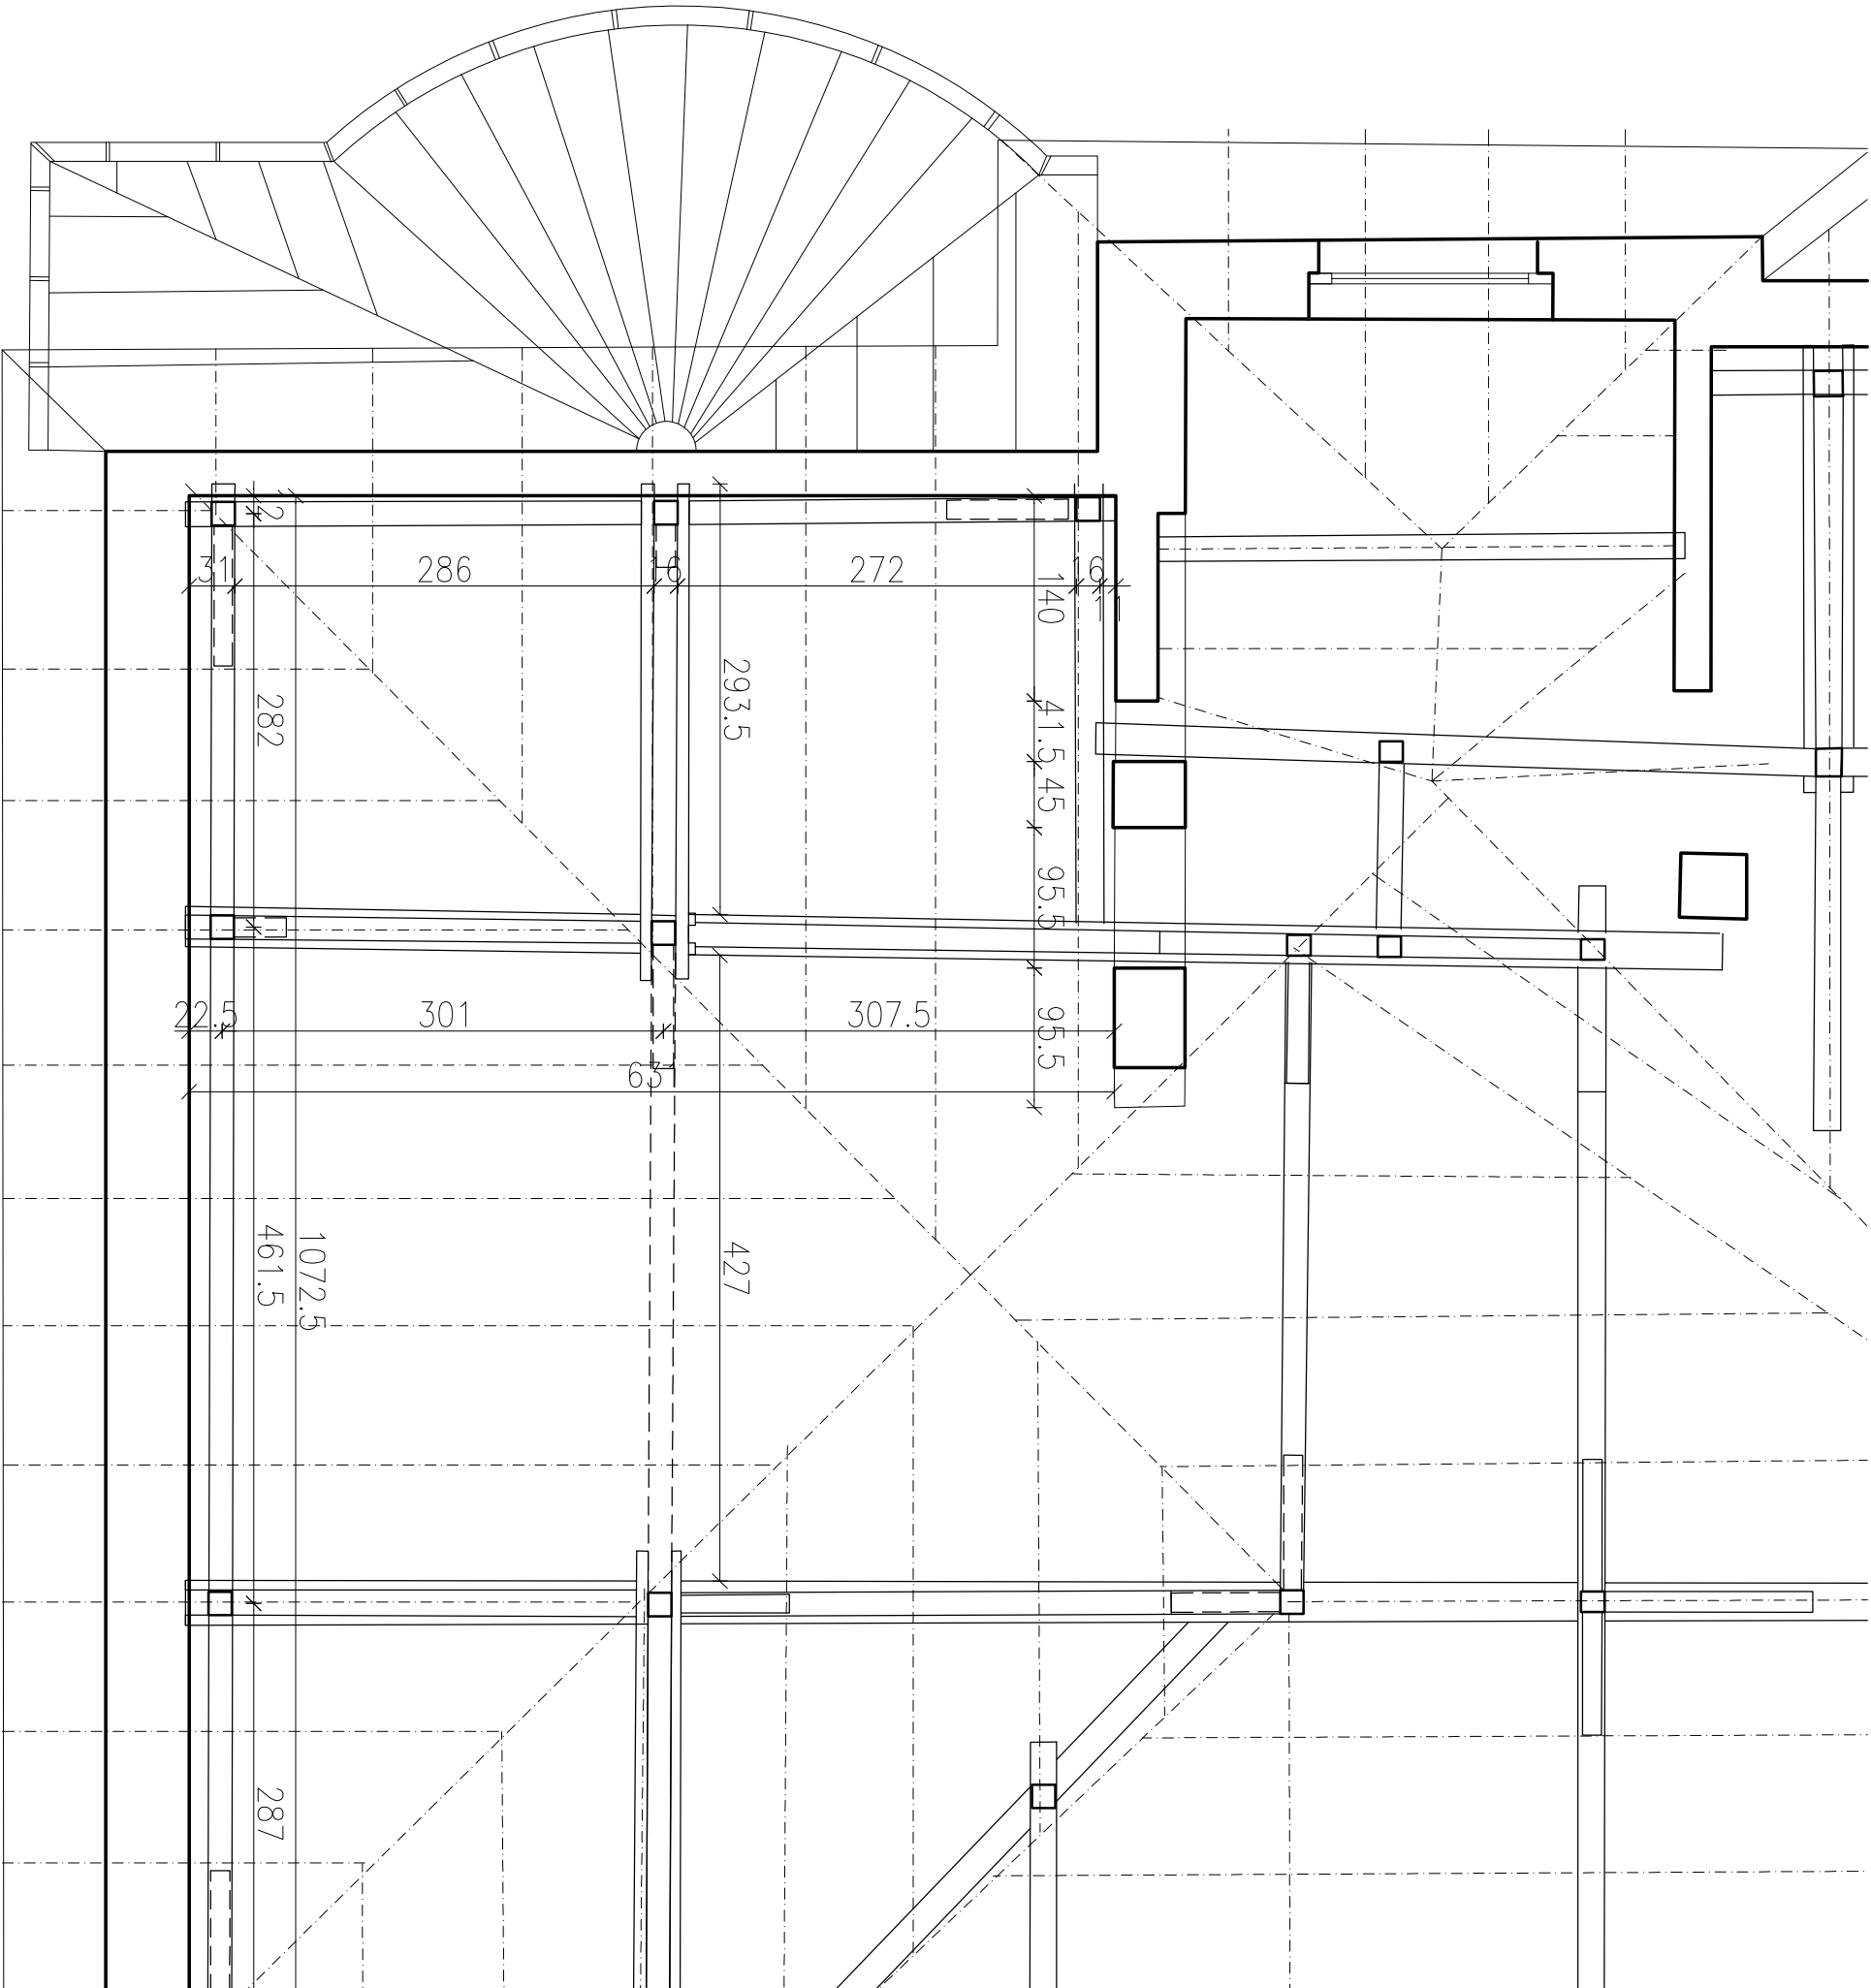

TEMAT	BUDOWA INSTALACJI WENTYLACJI MECHANICZNEJ I KLIMATYZACJI W POMIESZCZENIACH: DZIAŁKI PIĘTARSI, SALACH CHOROBY NR 1, 2, 3, 4, 5 I 6, GABINECH USG ORAZ GABINECH LECZNIKI, PORADNI NA TRZECIM PIĘTRZE SZPITALA ZACHODNIEGO ODDZIAŁU KARDIOLOGICZNEGO I GINEKOLOGICZNEGO WZDZ. Z WYDZIAŁEM POMIESZCZENIA WENTYLACJI MECHANICZNEJ I KLIMATYZACJI W BUDYNKU NR 23 W KRAKOWIE NA DZIAŁCE NA DZIAŁCE NR 38 OBR.63 ŚRODUMIEŚCIE		
LOKALIZACJA	DZIAŁKA NR 3/8 OBR.63 ŚRODUMIEŚCIE		
INWESTOR	SZPITAL UNIWERSYTECKI UL. KOPIERNIKA 36, 31-501 KRAKÓW		
BRANŻA	ARCHITEKTURA		
PROJEKTANT	BOGNA GOSTYŃSKA	MP/01A/021/2005	
SPRAWDZAJĄCY	ARTUR AKSMAN	MP/01A/059/2011	
PRZEDMIOT RYSUNKU	RZUT PODDASZA - CZĘŚĆ OBJĘTA OPRACOWANIEM INWENTARYZACJA		
FAZA: PB	SKALA 1:50	DATY: 08.2016	NR RYSUNKU A-03